


LEGENDA	
	QUADRO ELETTRICO
	GRUPPO DI MISURA
	LINEA ELETTRICA INTERRATA
	PALO IN ACCIAIO ZINCATO ESISTENTE
	PALO IN ACCIAIO ZINCATO DI NUOVA INSTALLAZIONE
	POZZETTO IN CLS PREFABBRICATO Dim. Interne 40x40x60

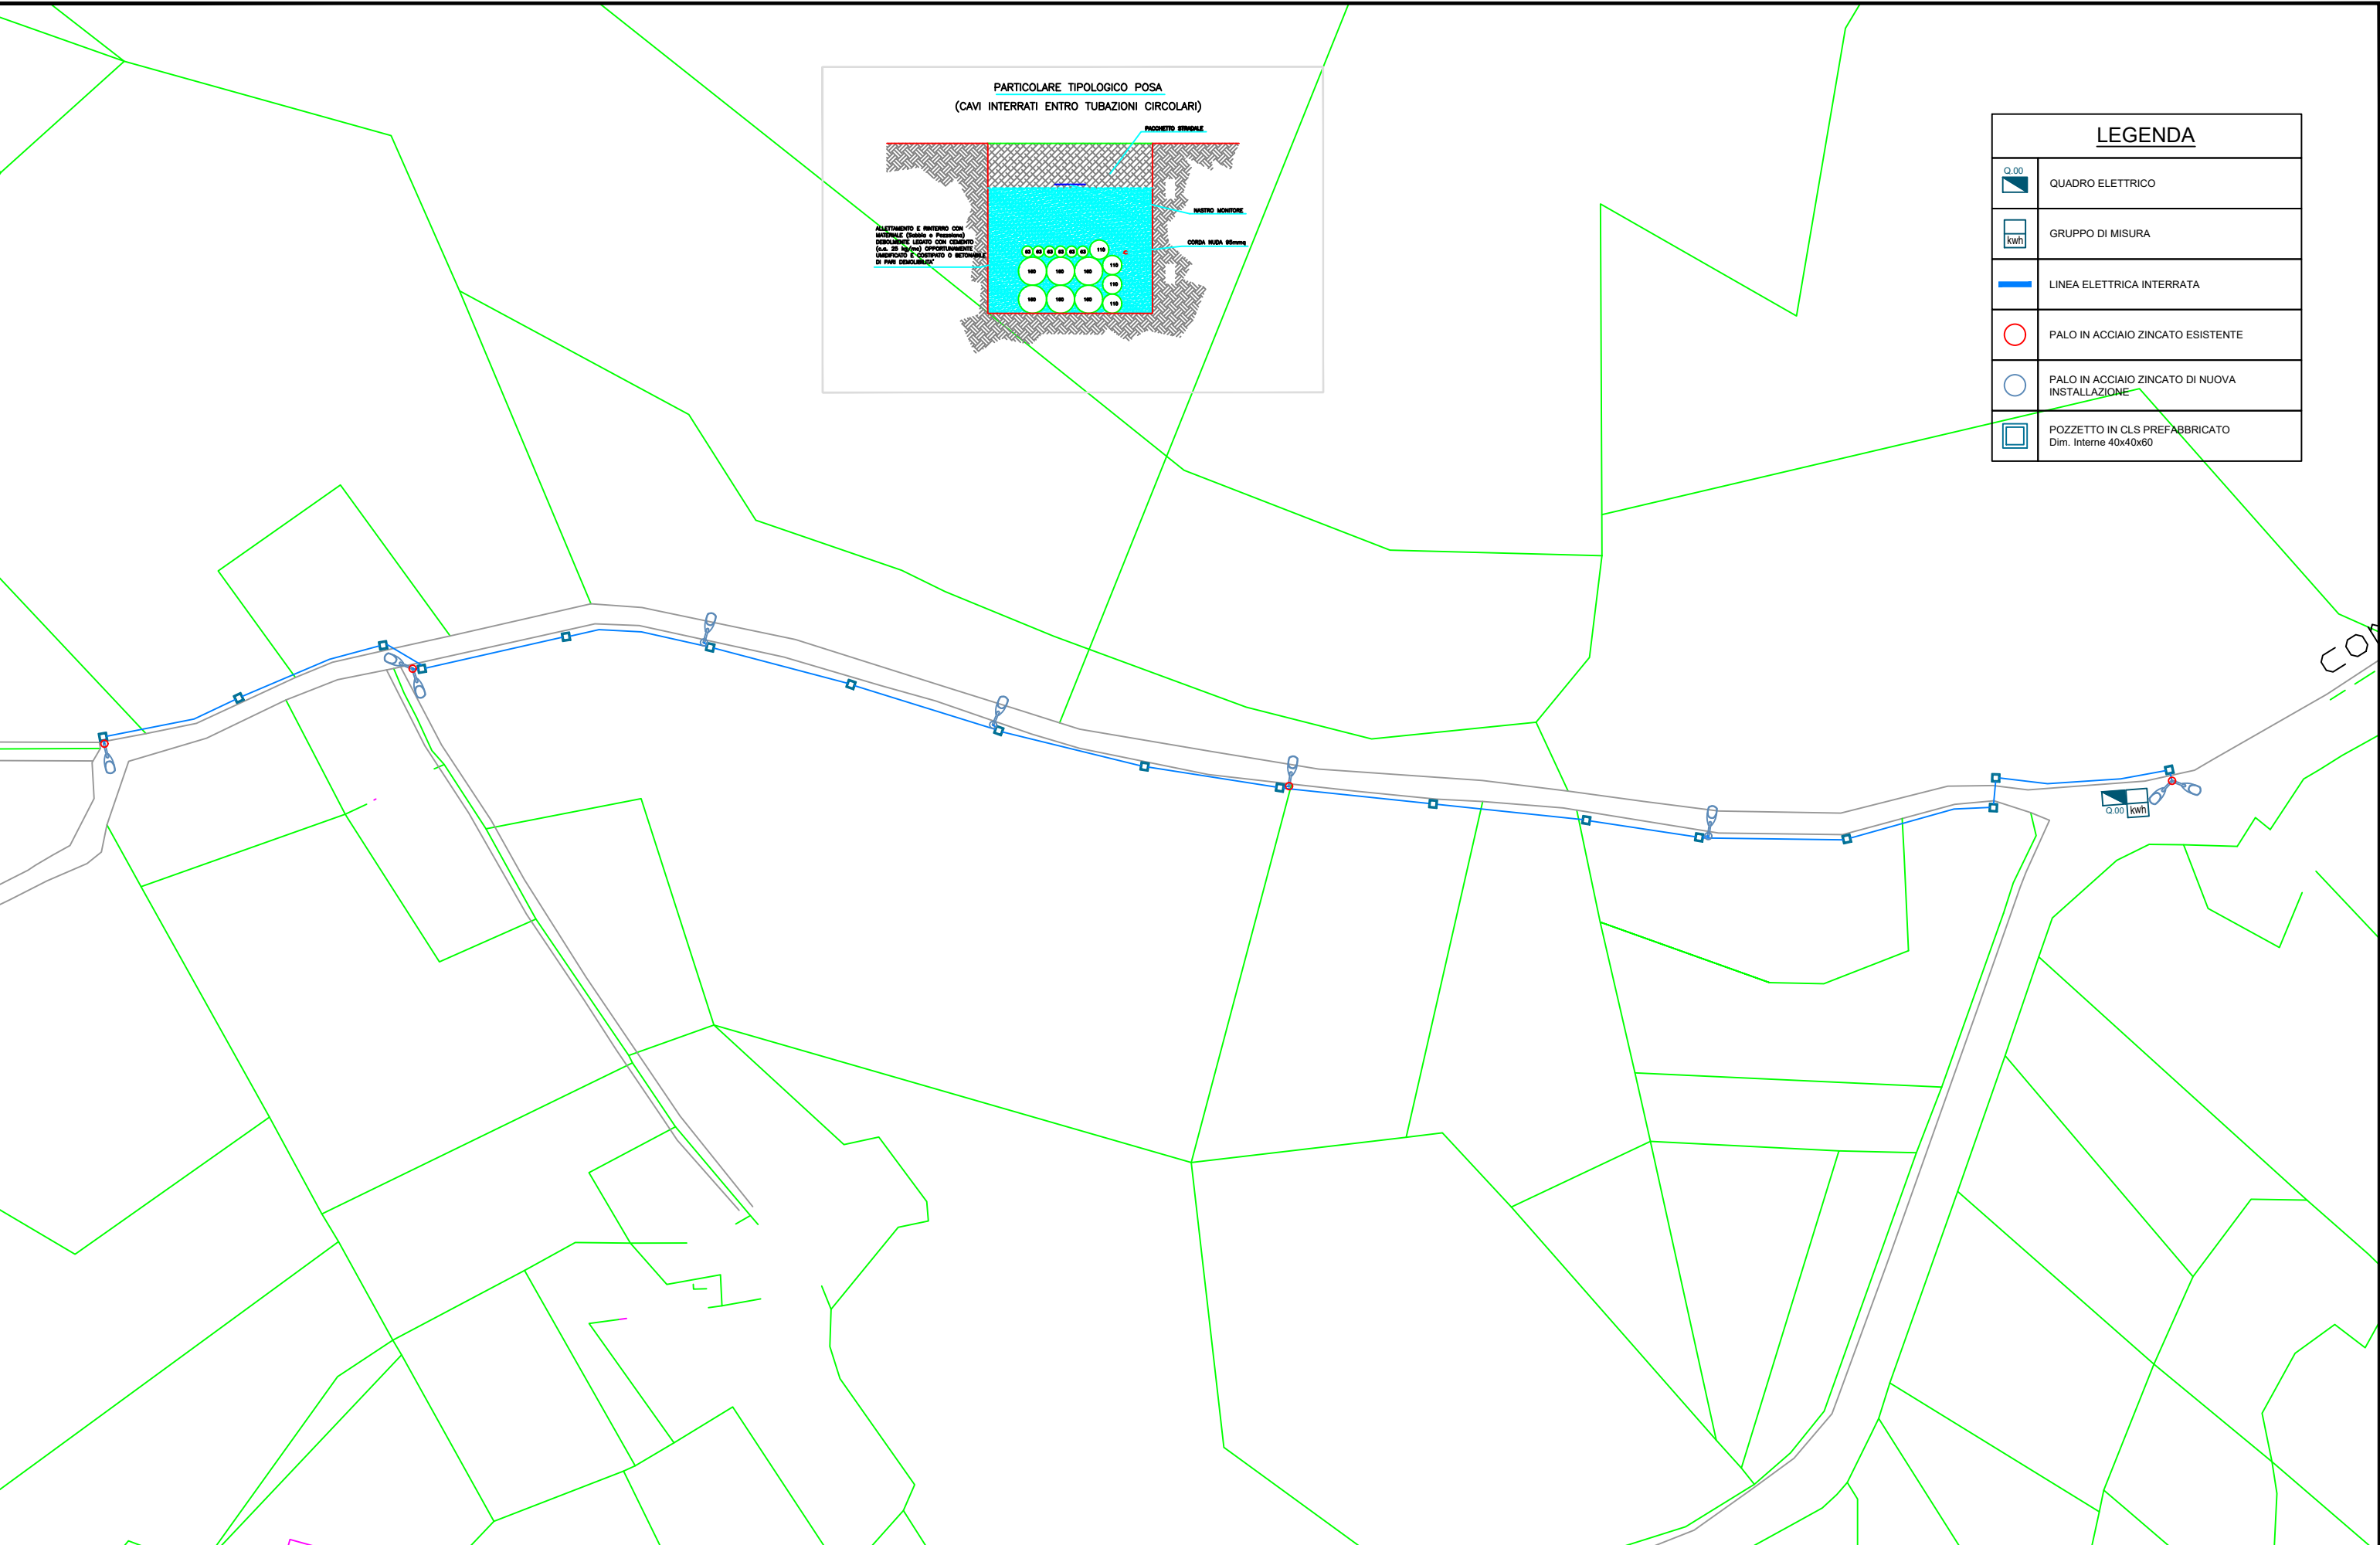

**DOTT. ING. MANOLO BONIFAZI**  
manolobonifazi@gmail.com  
Vocabolo S.Elia, 149/B  
Cantalupo in Sabina (RI)

OGGETTO: Nuova linea illuminazione  
Data: 06/09/2024    Scala: 1:1000 su A3    Commessa: 24013

Committente **COMUNE DI CASPERIA**  
Indirizzo Contrada San Vito

PIANTA PIANO  
Terra

TAVOLA  
**IE 2**